



農村地域防災減災事業（県営ため池等整備事業）建目池地区（変更後）
計画一般図


計画平面図
S=1/1000

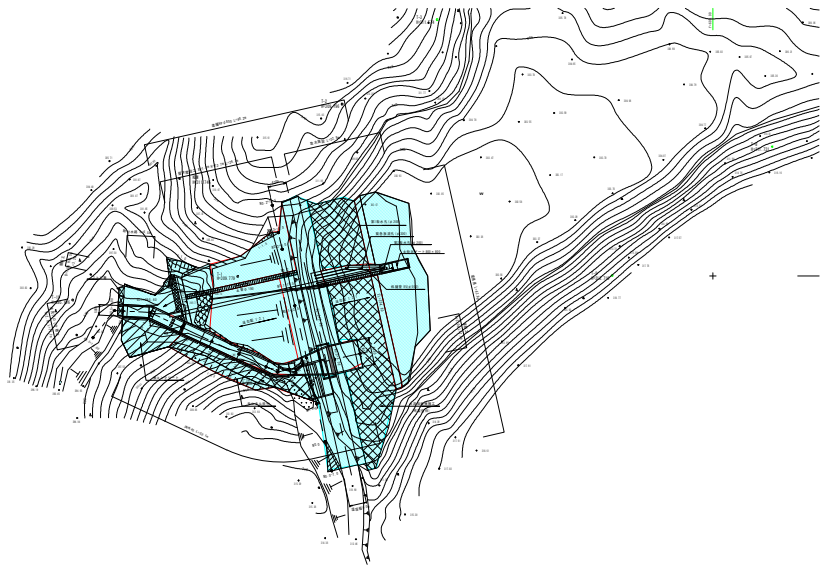


標準断面図
S=1/200

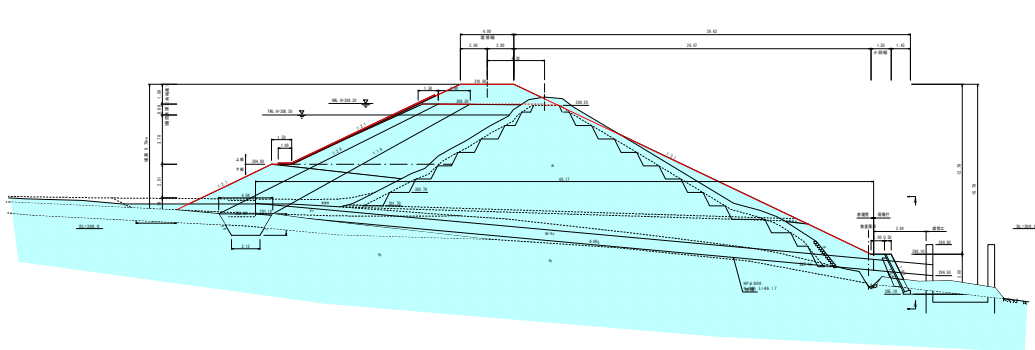


取水施設工概断面図
S=1/200

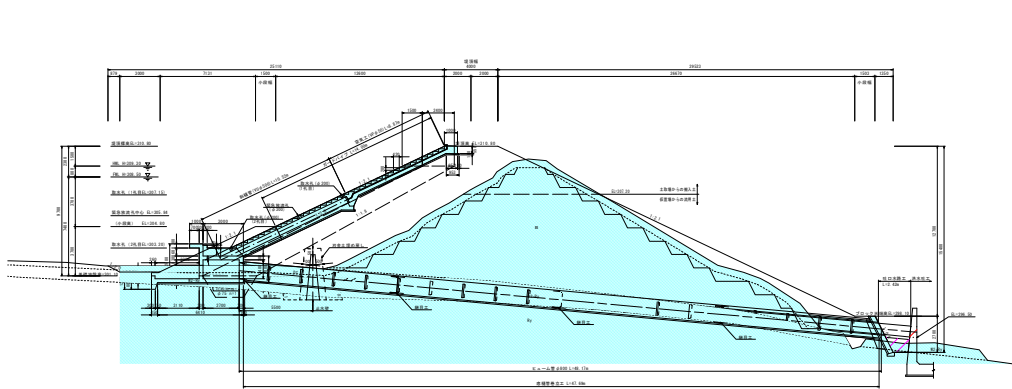


洪水吐工概断面図
S=1/200

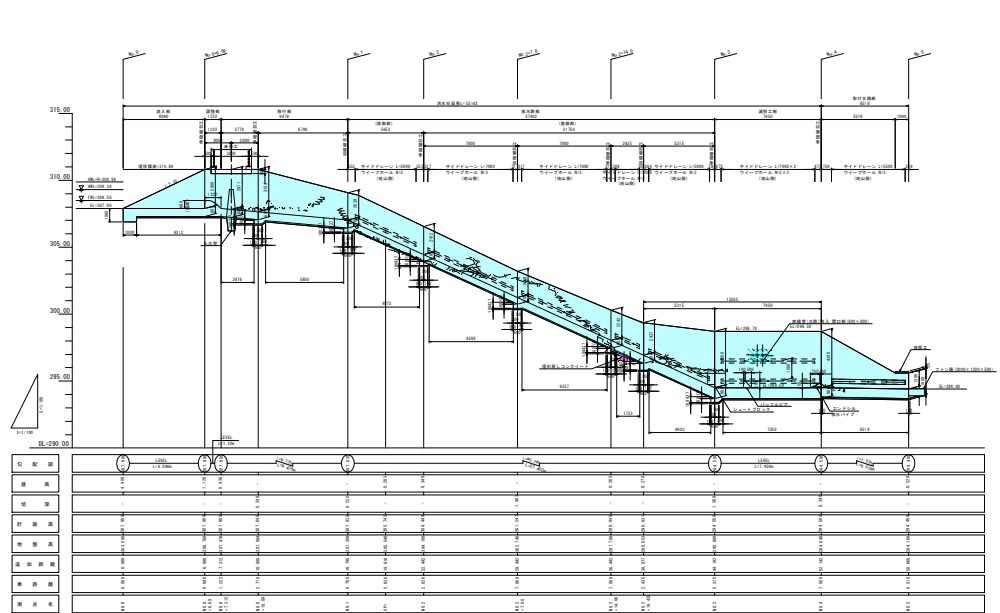

洪水吐工配筋図
(調整部～移行部) S=1/100

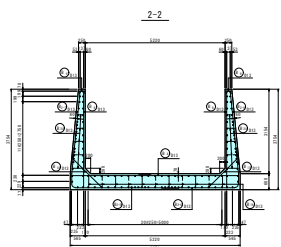


底樋断面図
S=1/100

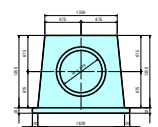

底樋継目工
S=1/100



取水施設工構造図
6-6断面
S=1/100

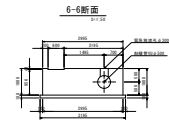

工事名	県営ため池等整備事業 建目池地区 調査測量設計業務		
図面名	建目池地区 計画一般図		
年月日	令和5年 9月		
縮尺	図示	図面番号	1
会社名			
事業者名	広島県北部農林水産事務所		