

完成図

広島県土木建築局営繕課

調査	設備工事担当者	G	L	課員	調査	設備工事担当者	G	L	課員
①					②				

設計者・設計事務所名
C+A・土井建築設計共同
代表企業 御シーラカンズ アンド アソシエイツ
愛知県名古屋市中区大須3-5-13 HASE-BLDG. 1 6F
一般建築士事務所 愛知県知事登録(1-25)第9152号
一般建築士 第24605号 平野 孝 51

工事名

広島県立広島都智学園中学校・高等学校 (仮称)
新築機械設備工事 (1期工事)

図面内容・縮尺


空調設備 厨房1階ダクト平面図

1/50 (A1)
1/100 (A3)

平成29年

種別

図面番号
M-20

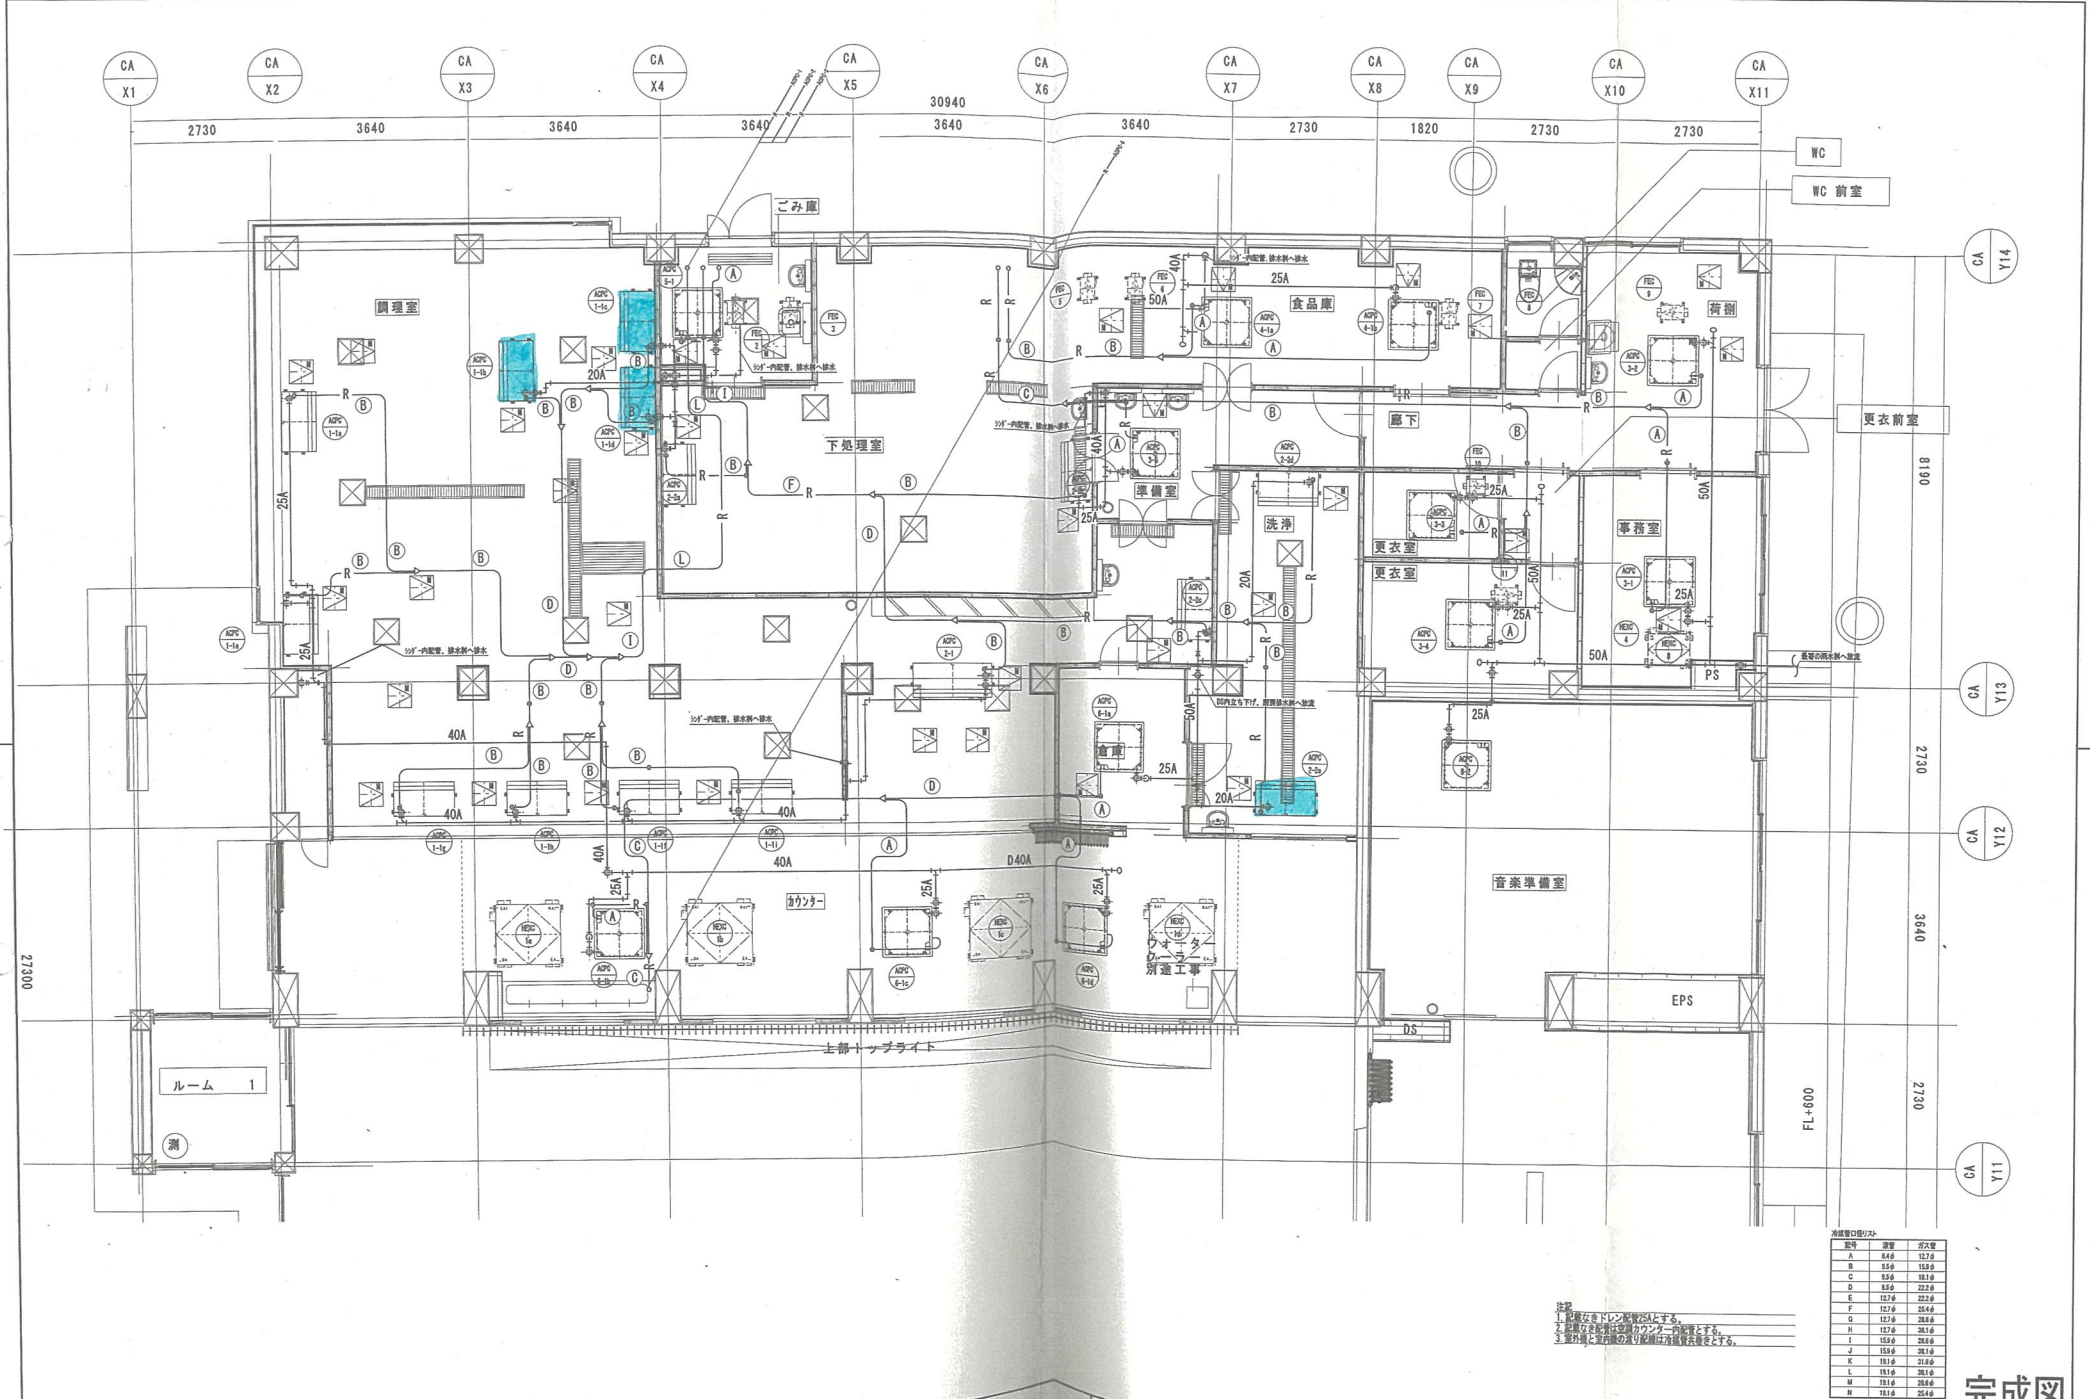

設備	数量	寸法
A	840	1270
B	550	1550
C	850	1810
D	850	2230
E	1270	2230
F	1270	2540
G	1270	2850
H	1270	2810
I	1590	2810
J	1590	2810
K	1810	2140
L	1810	2810
M	1810	2850
N	1810	2540

注記
1. 図面記載の寸法は、標準寸法とする。
2. 図面記載の寸法は、標準寸法とする。
3. 図面記載の寸法は、標準寸法とする。

広島県土木建築局営繕課

表①

表②

設計者・設計事務所名
C+A・土木建築設計共同
代表者 前 田 浩二
所在地 広島県広島市中区中區3-5-13 WASE-BLD. 1F
一級建築士事務所 広島県知事登録(1-25)第0152号
一級建築士 第249066号 宇野 孝

広島県立広島教習学園中学校・高等学校 (仮称)
新築機械設備工事 (1期工事)

図面内容・縮尺
空気調和設備 厨房1階配管平面図
1/50 (A1)
1/100 (A3)

設計
平成29年

種別
図面番号
M-30

完成図