



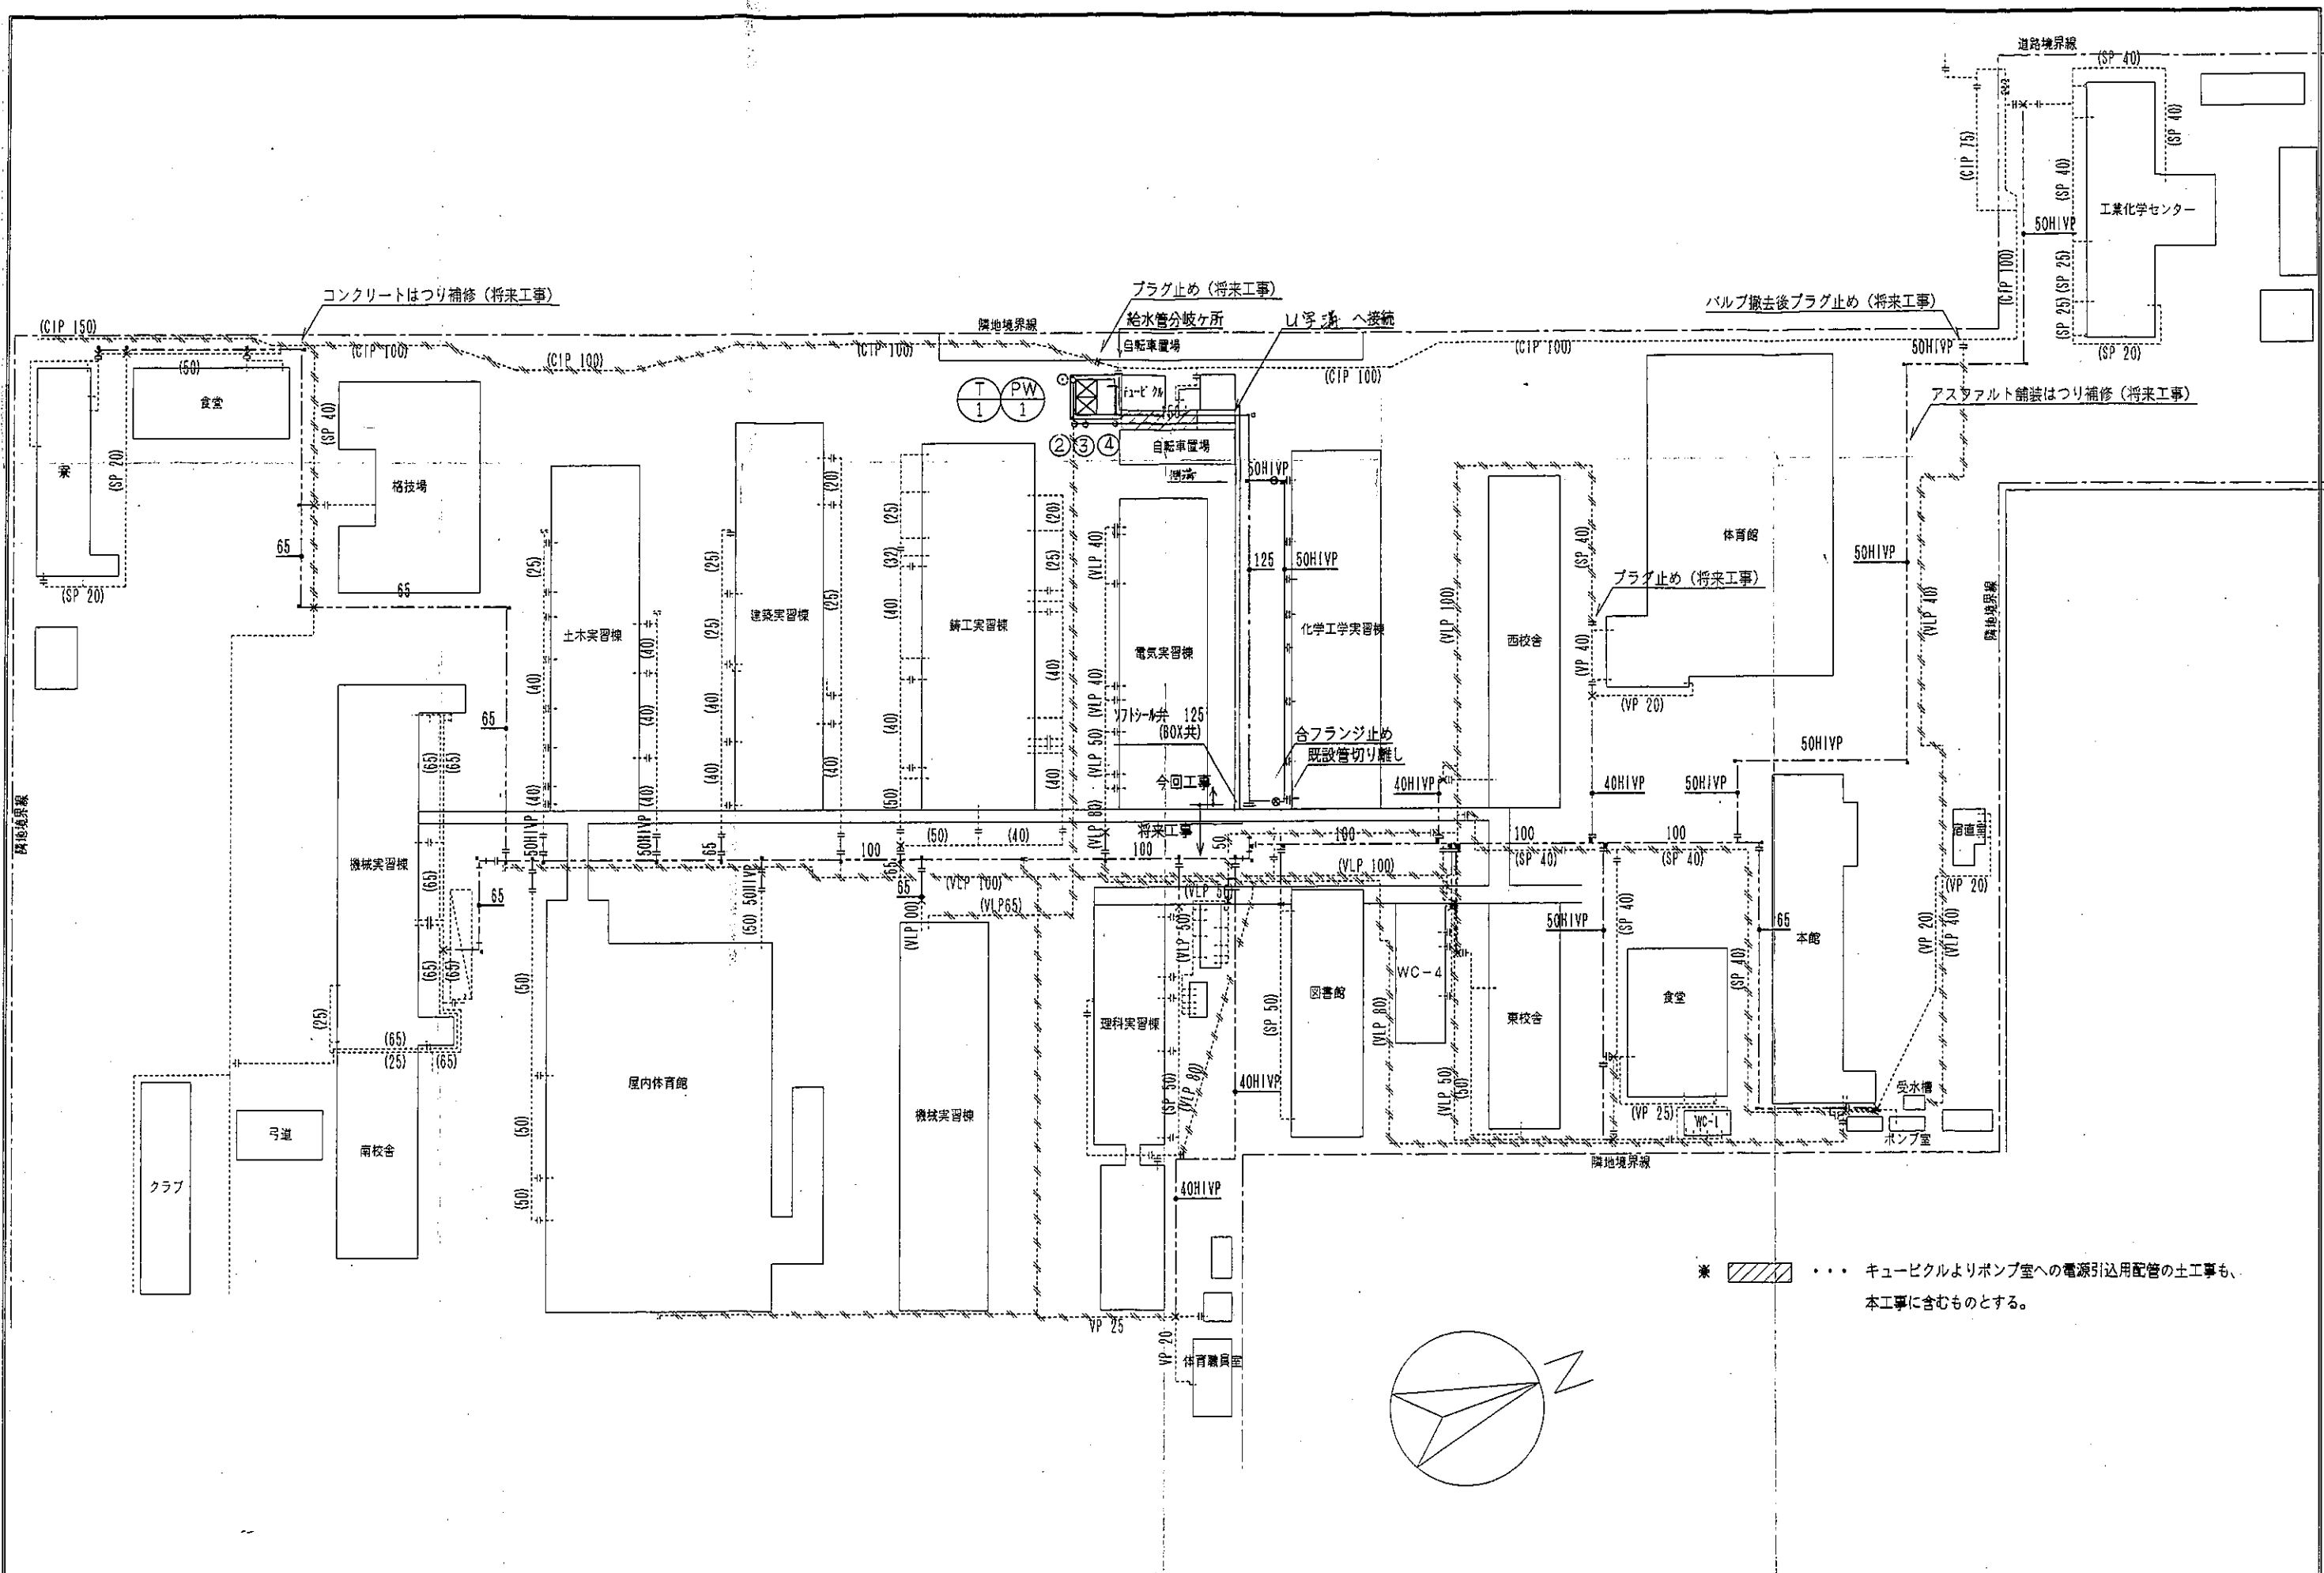

※  ... キュービクルよりポンプ室への電源引込用配管の土工事も、
本工事に含むものとする。

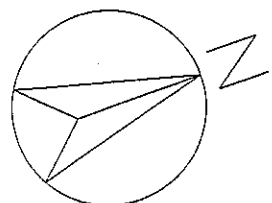


広島県土木建築部都市局営繕課

課長	設備室長	主幹	課長補佐	係長	係員	設計者
						有限会社 西川建築設備設計 建築設備士(登録 0200-4402X0 号) 西川 裕

工事名
広島県立広島工業高等学校校舎(58号棟)給水施設改修工事


図面内容・縮尺
給水配管図

設計
平成 11 年
S=1/600
図面番号
P
06

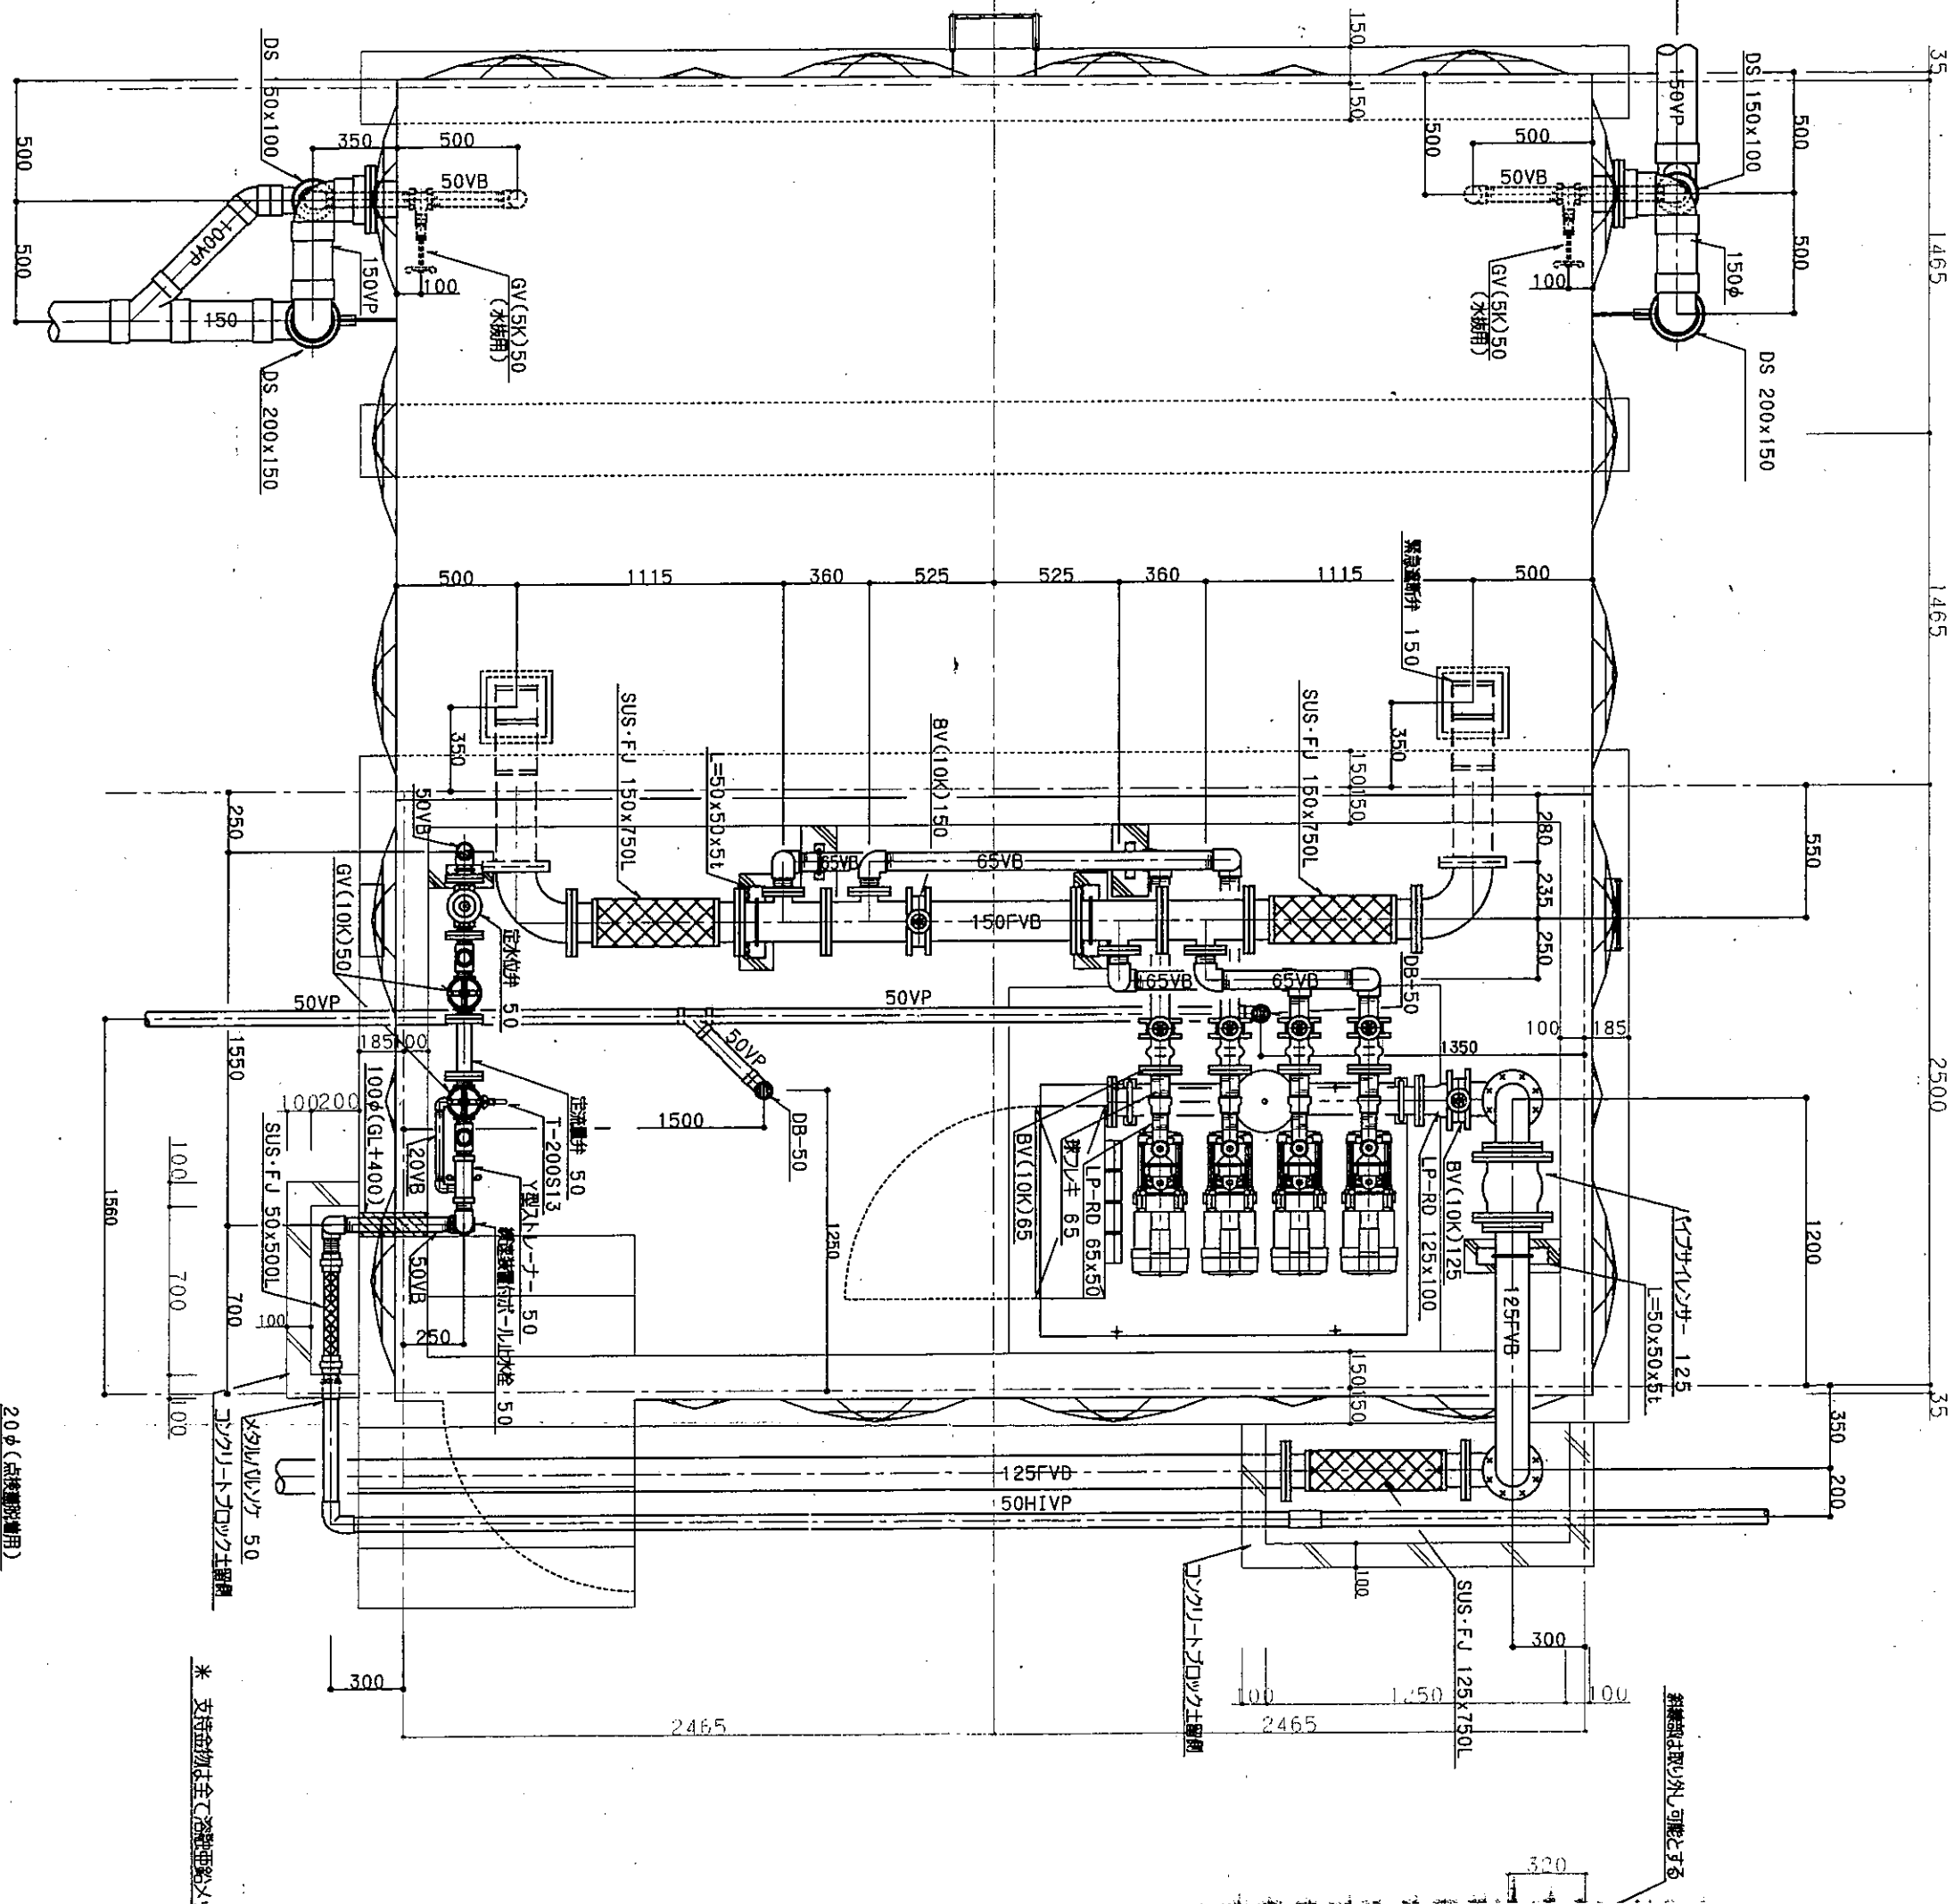


受水槽 平面図 1:20


点検用蓋寸法

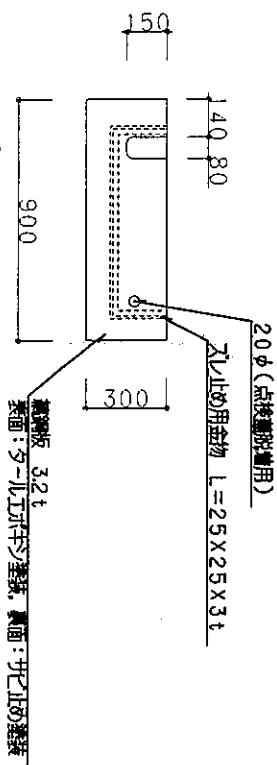



* 支持金物は全て溶接で固定

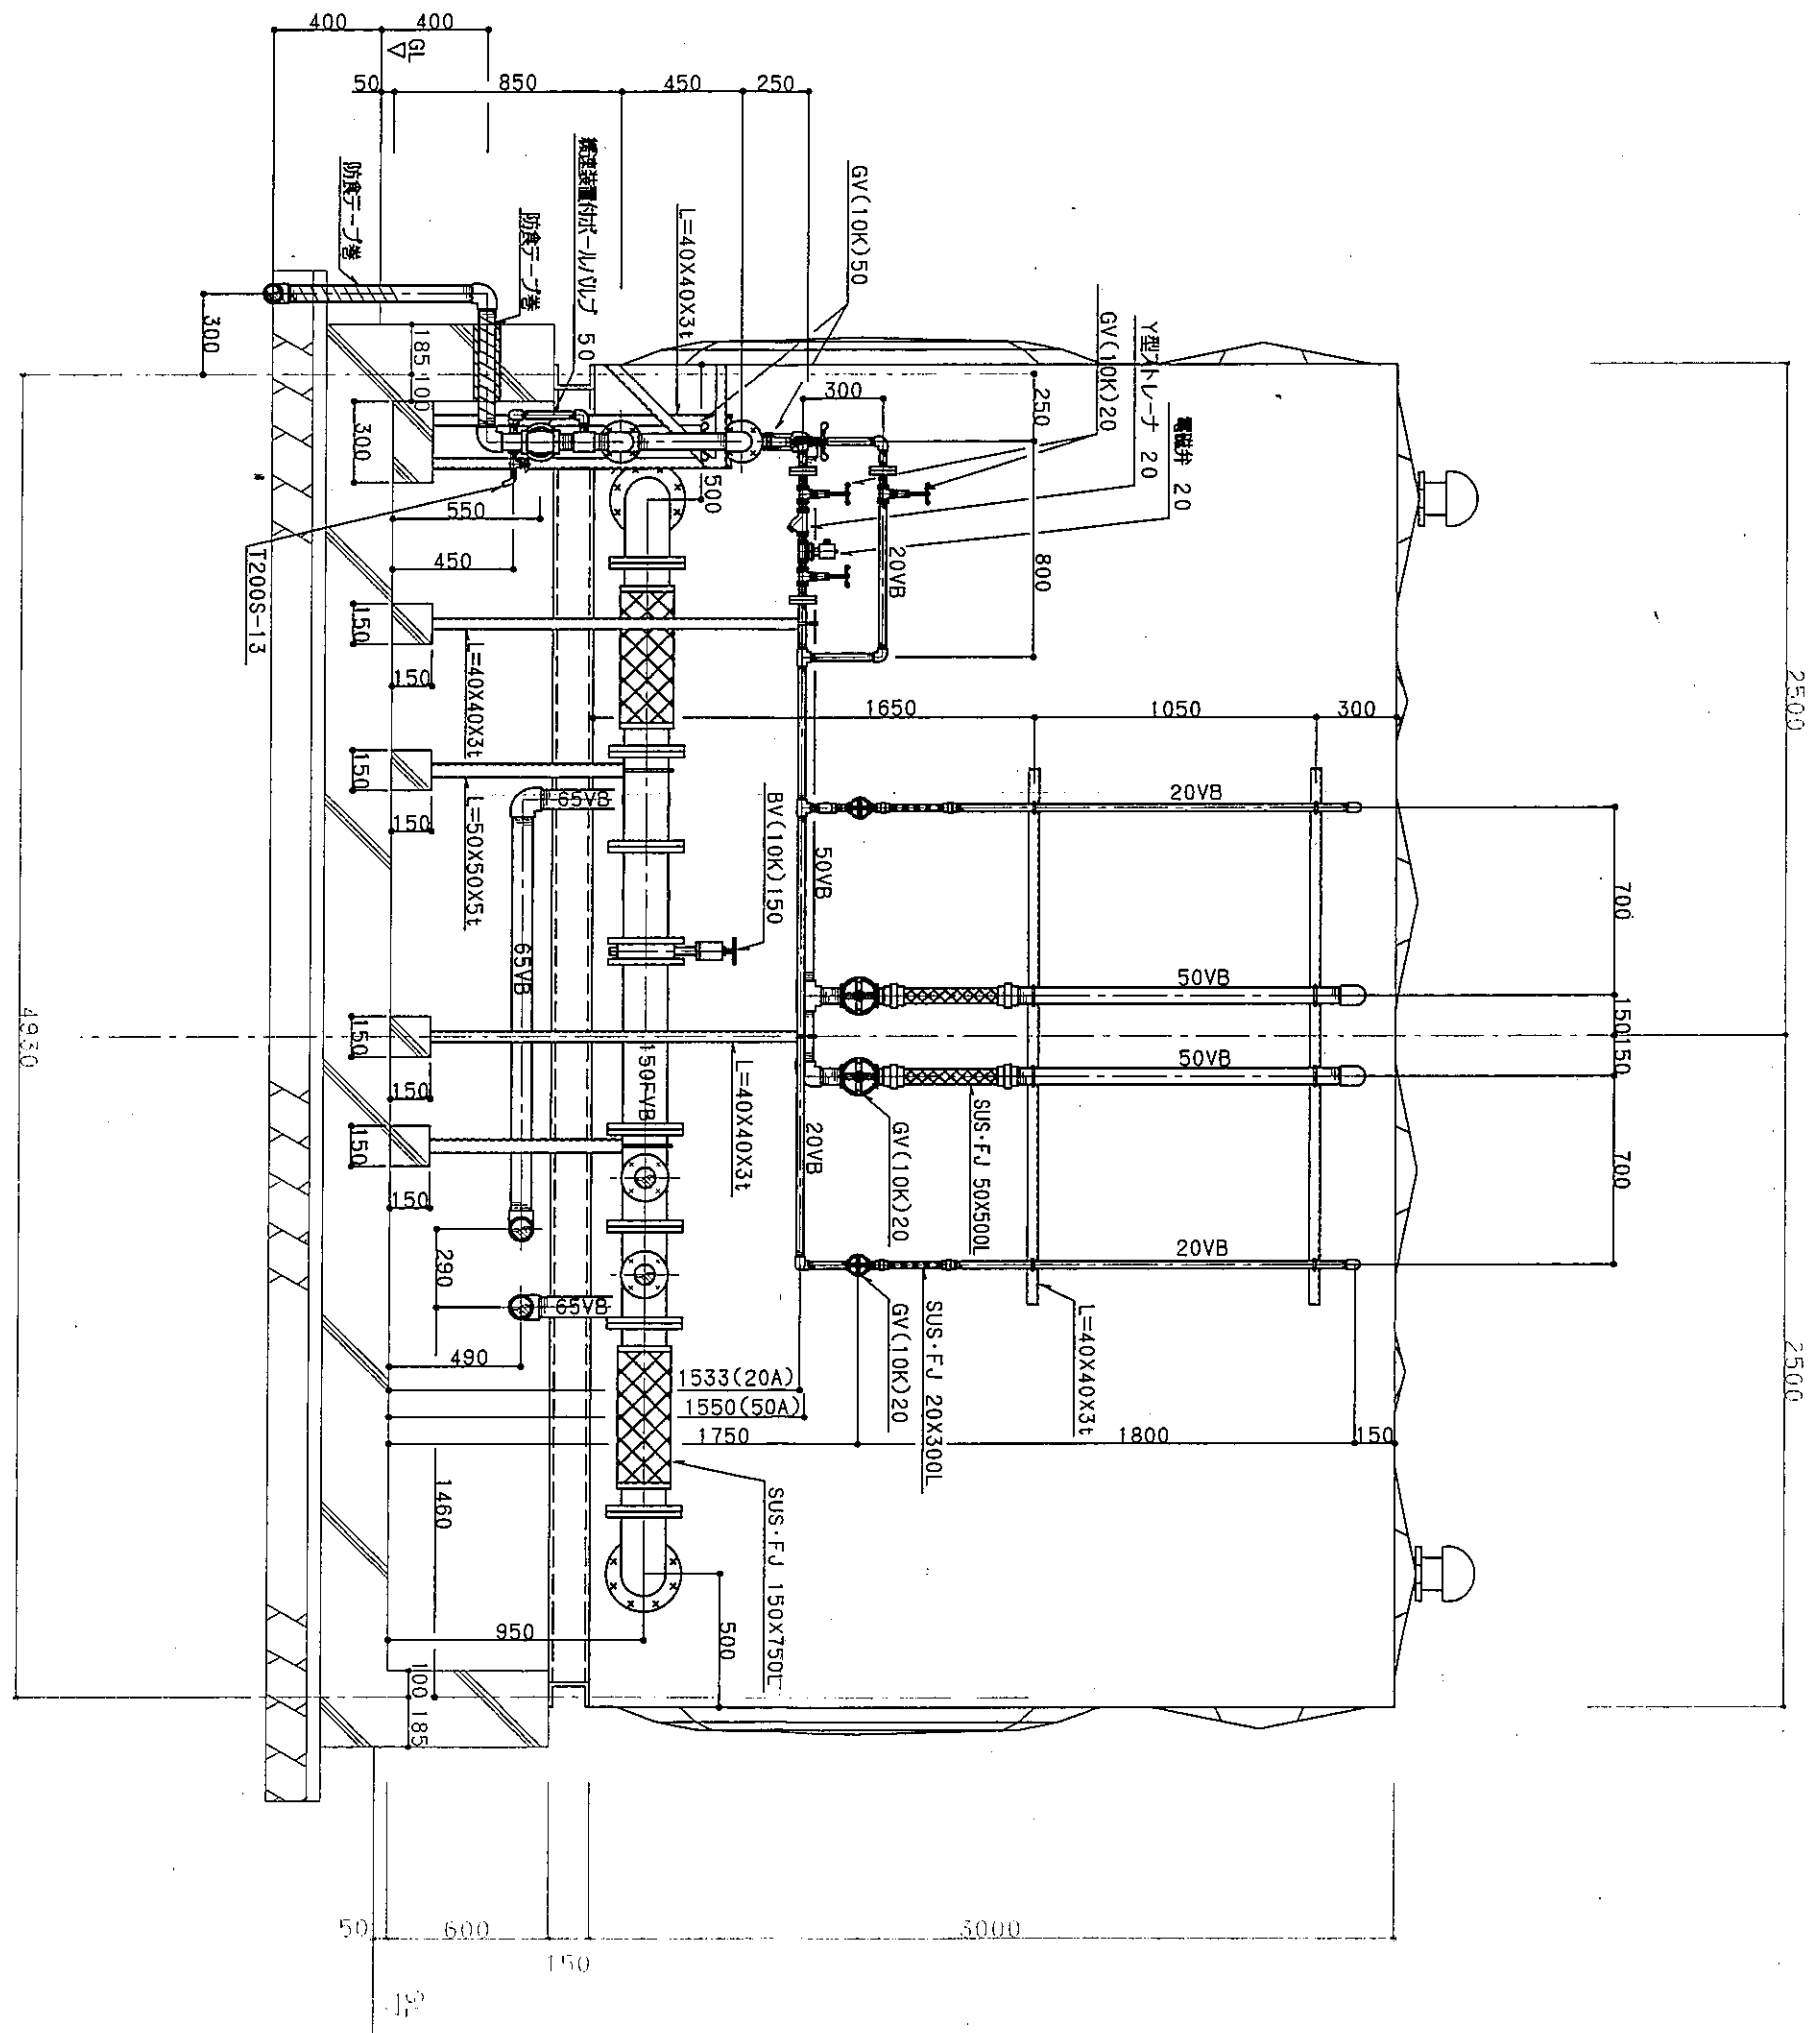


受水槽 断面図 1:20

 

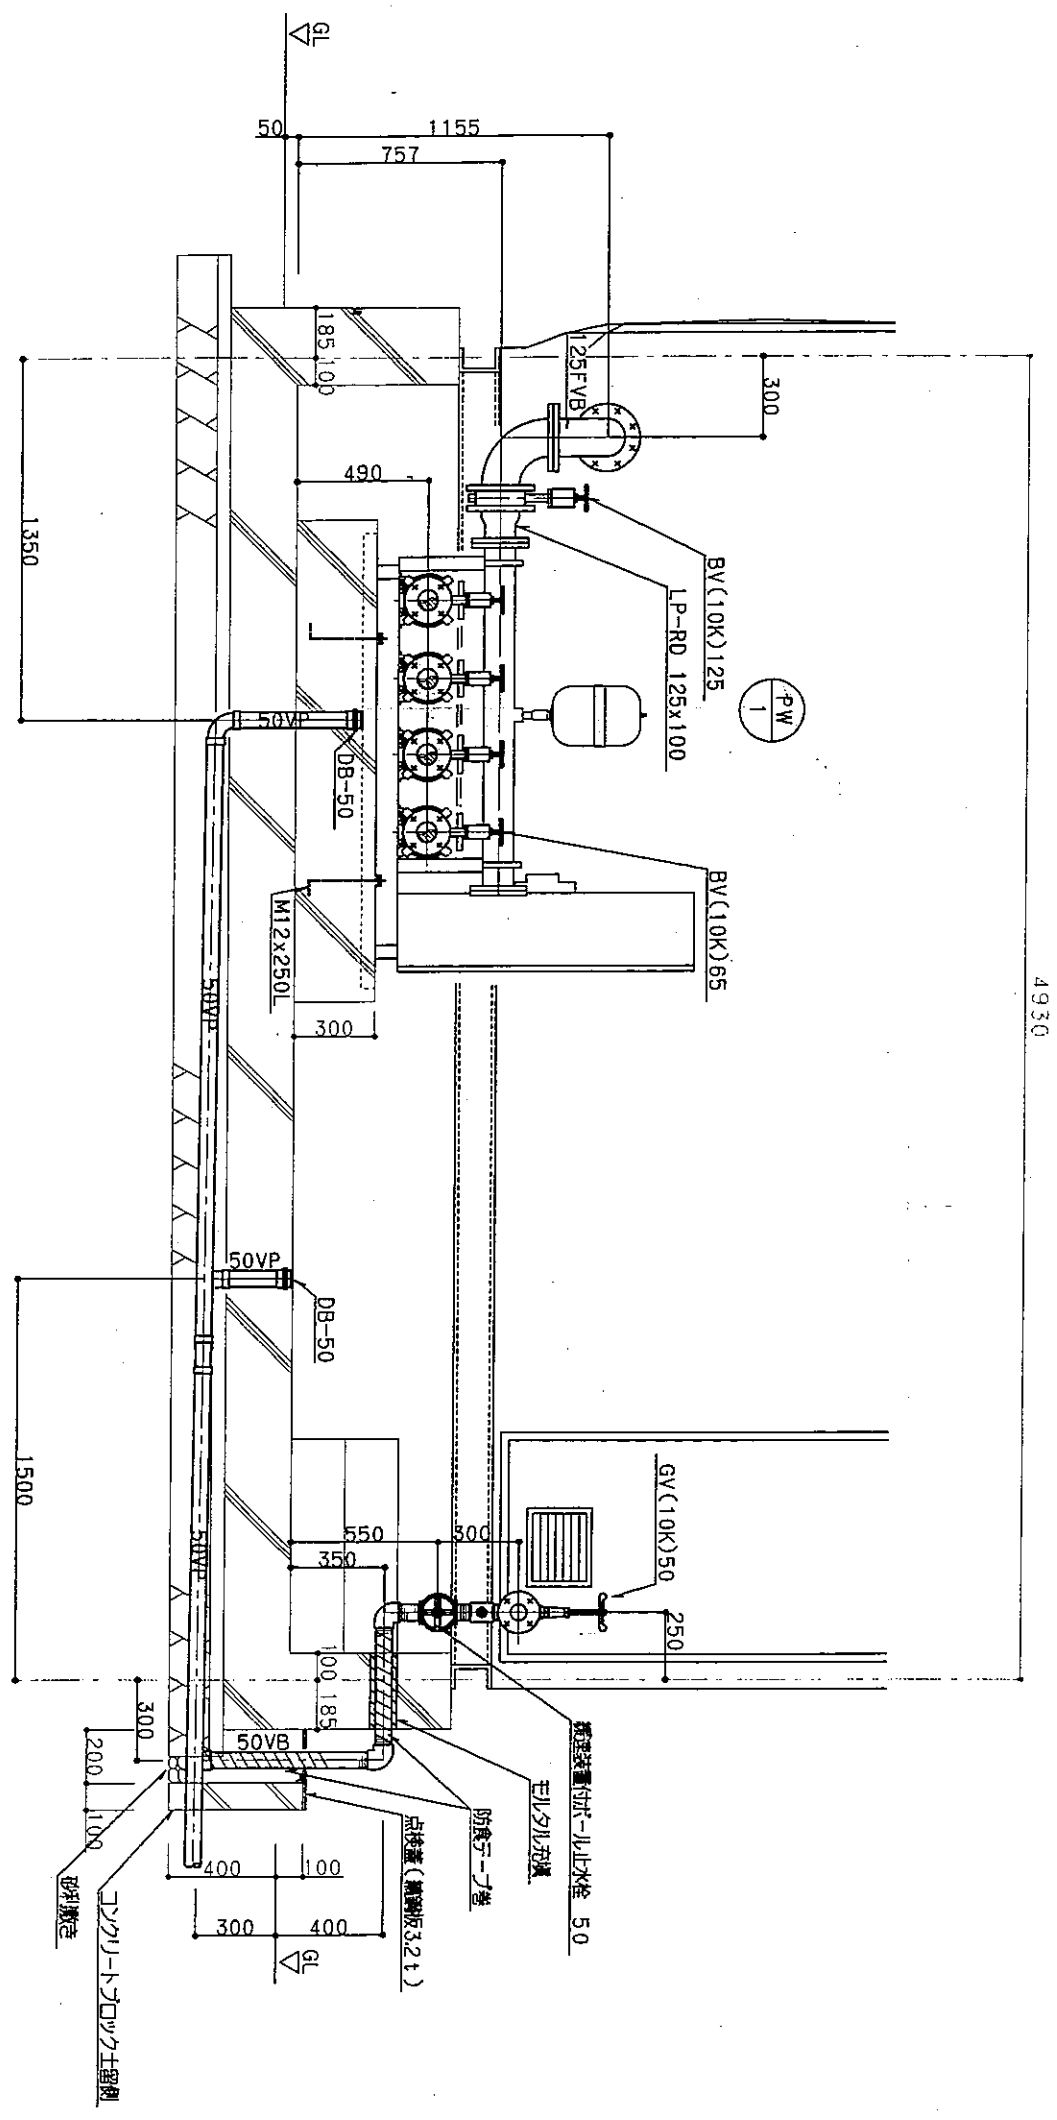





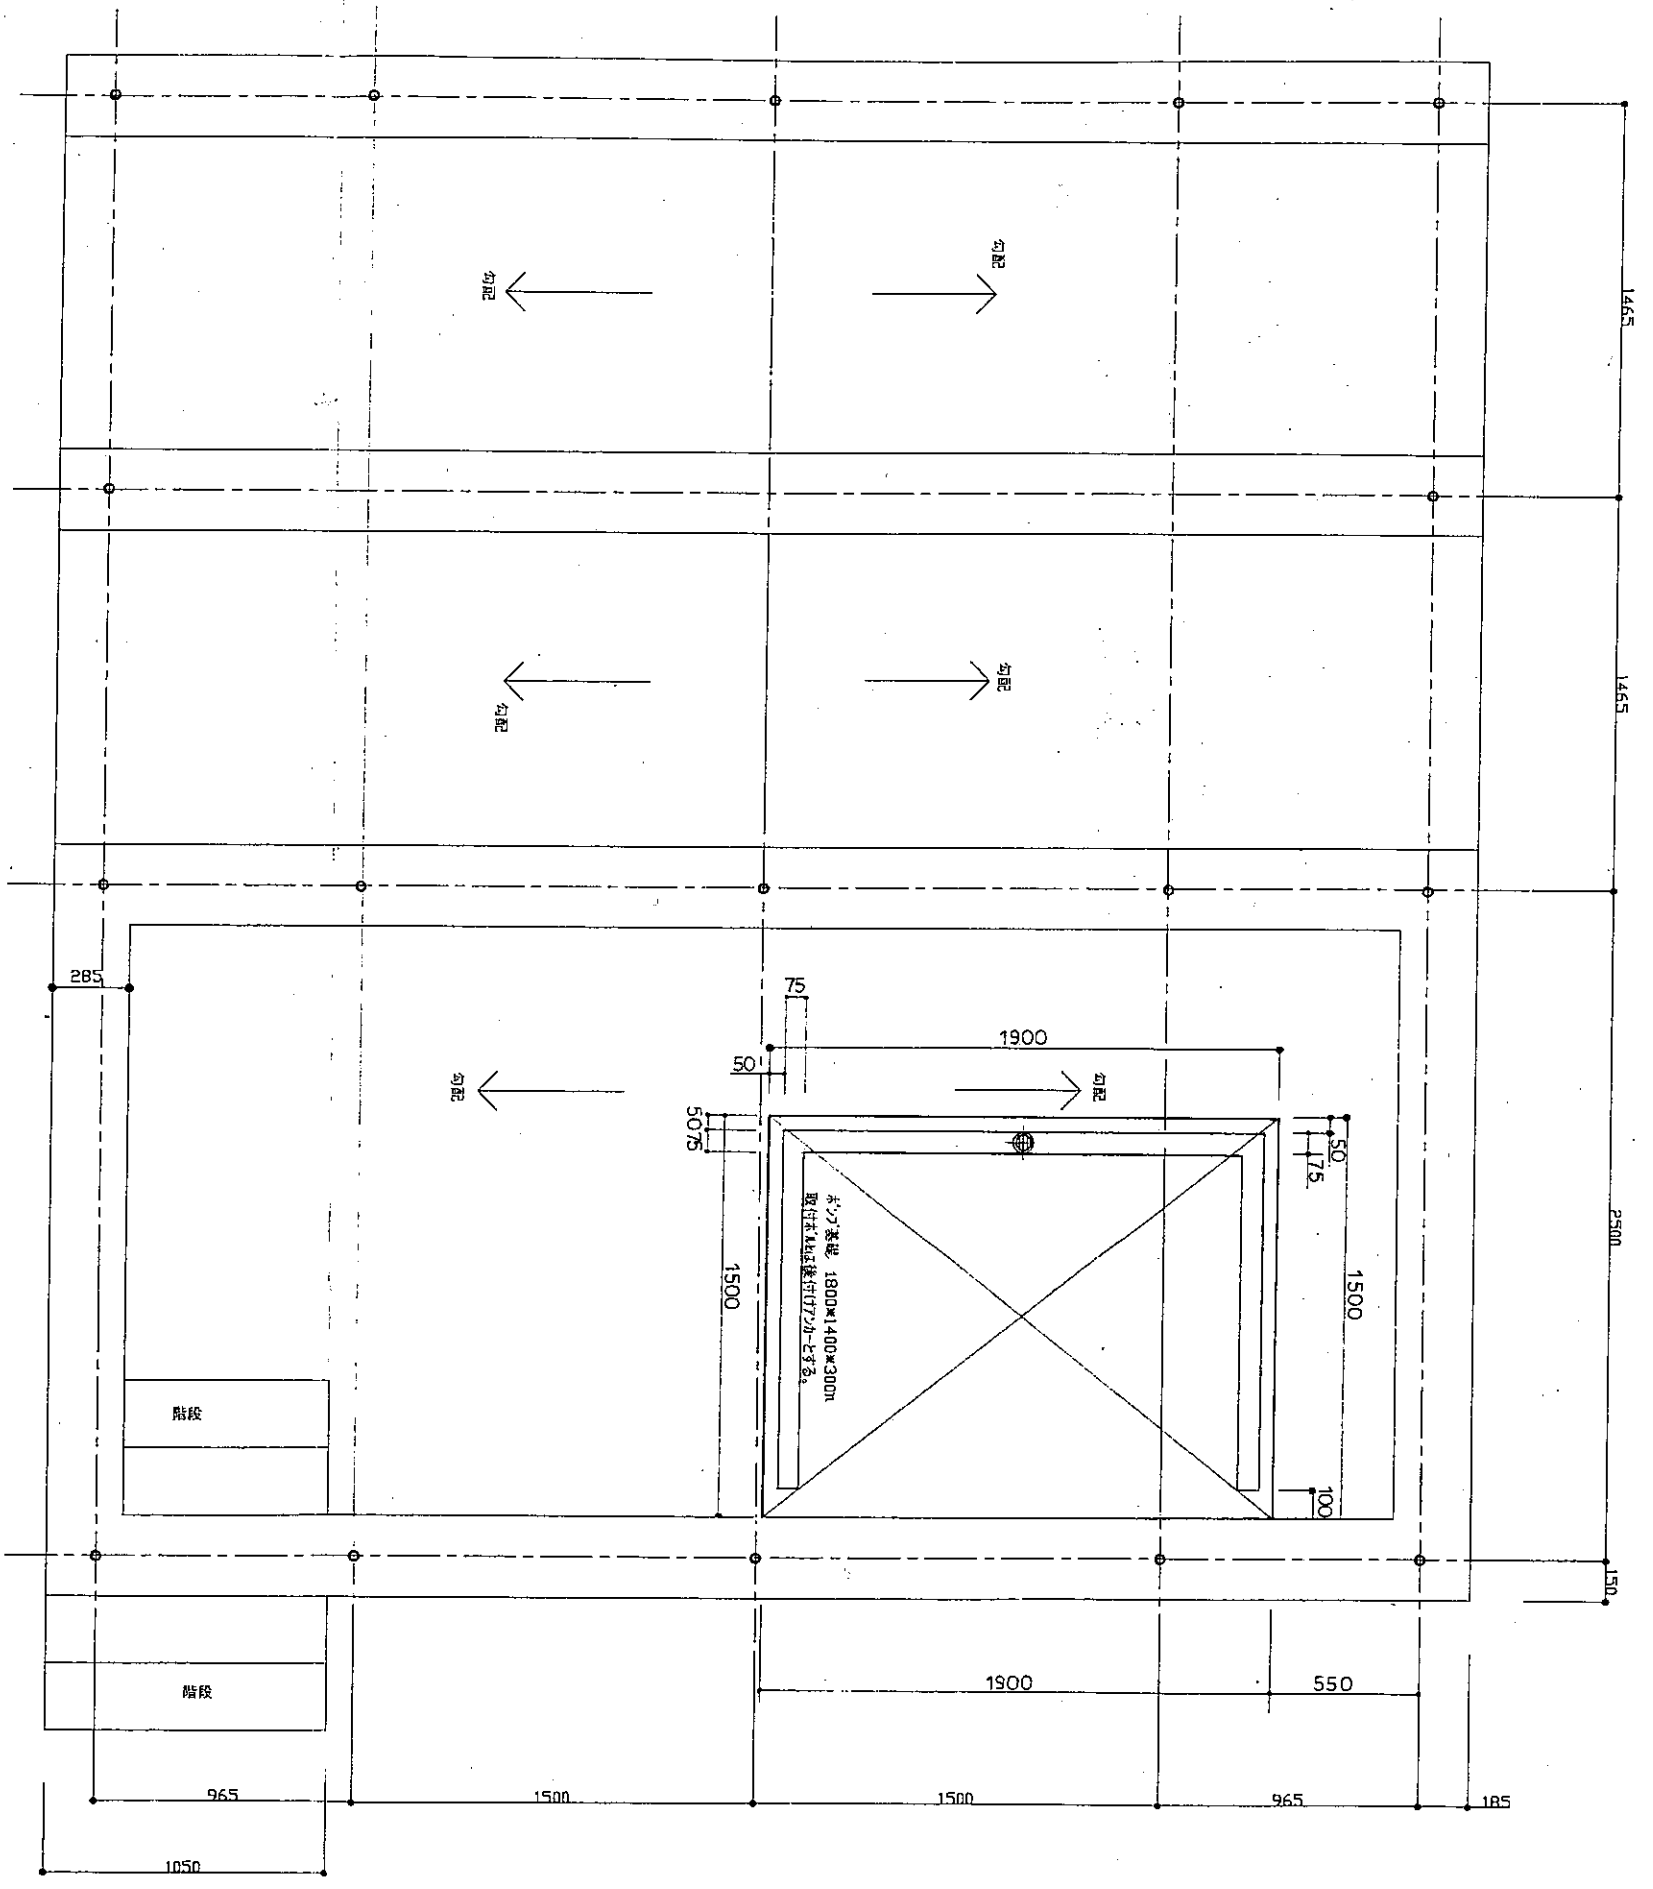


基礎平面図

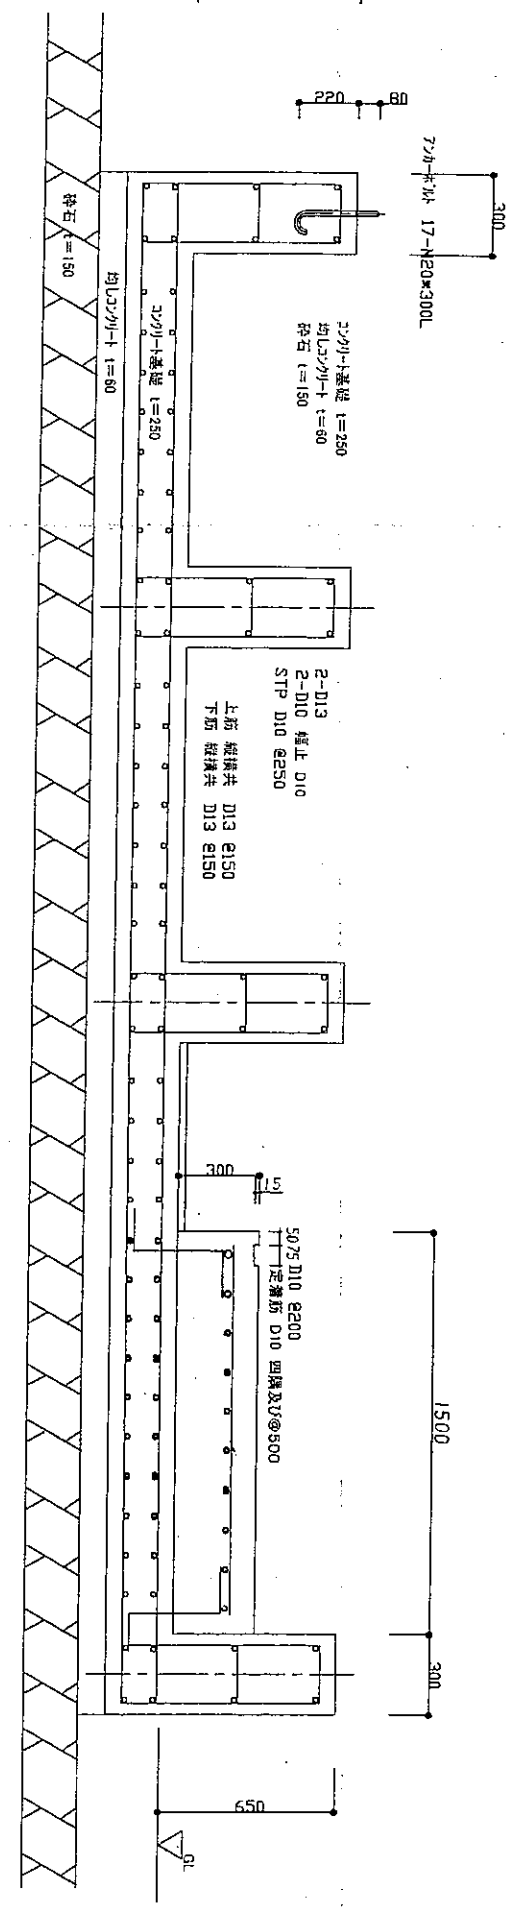

基礎断面図

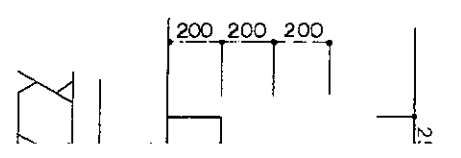

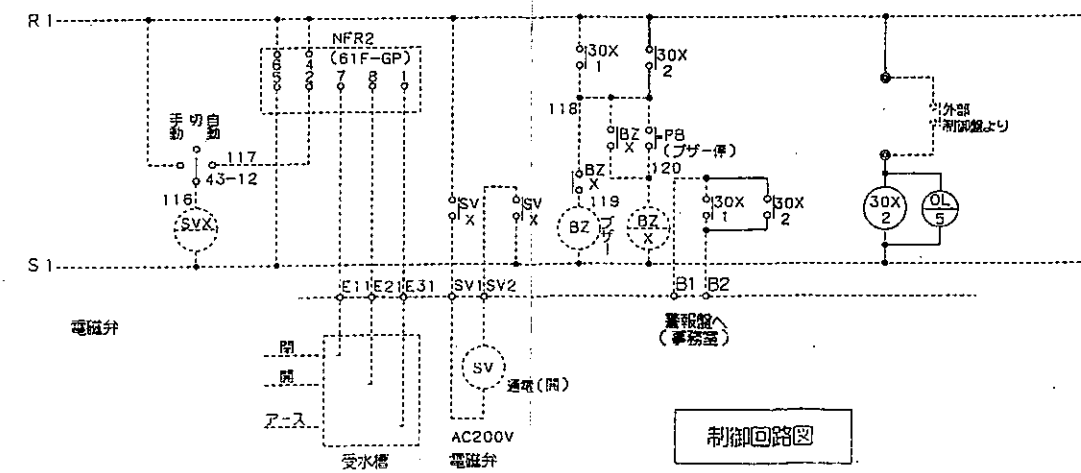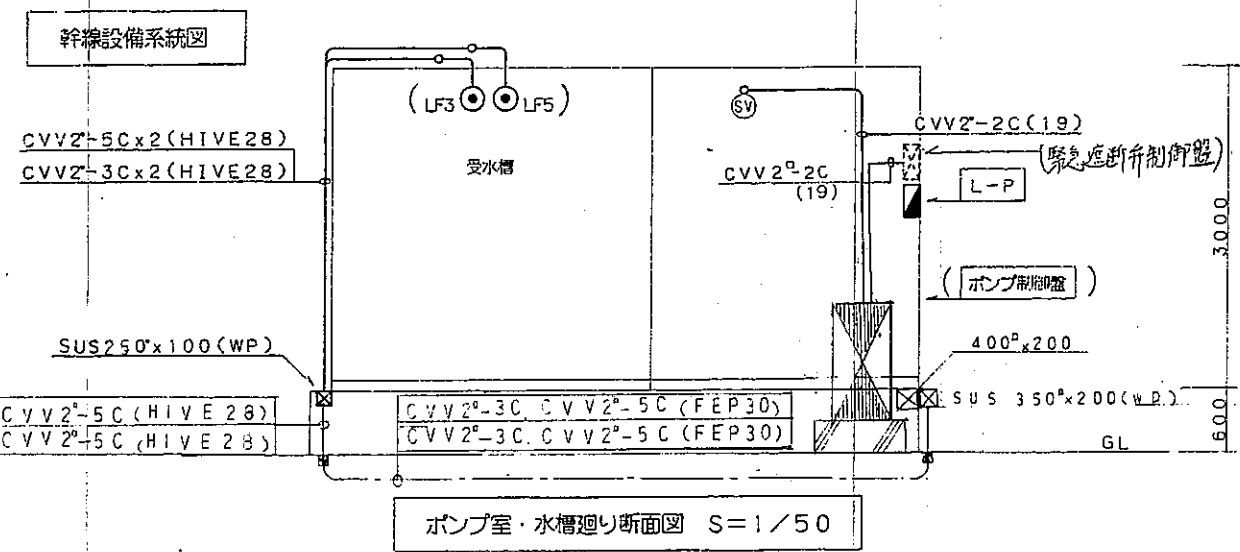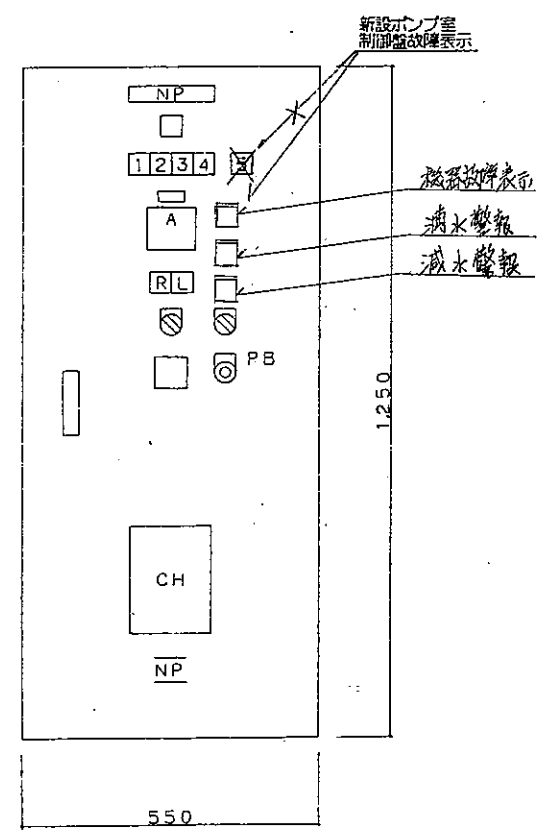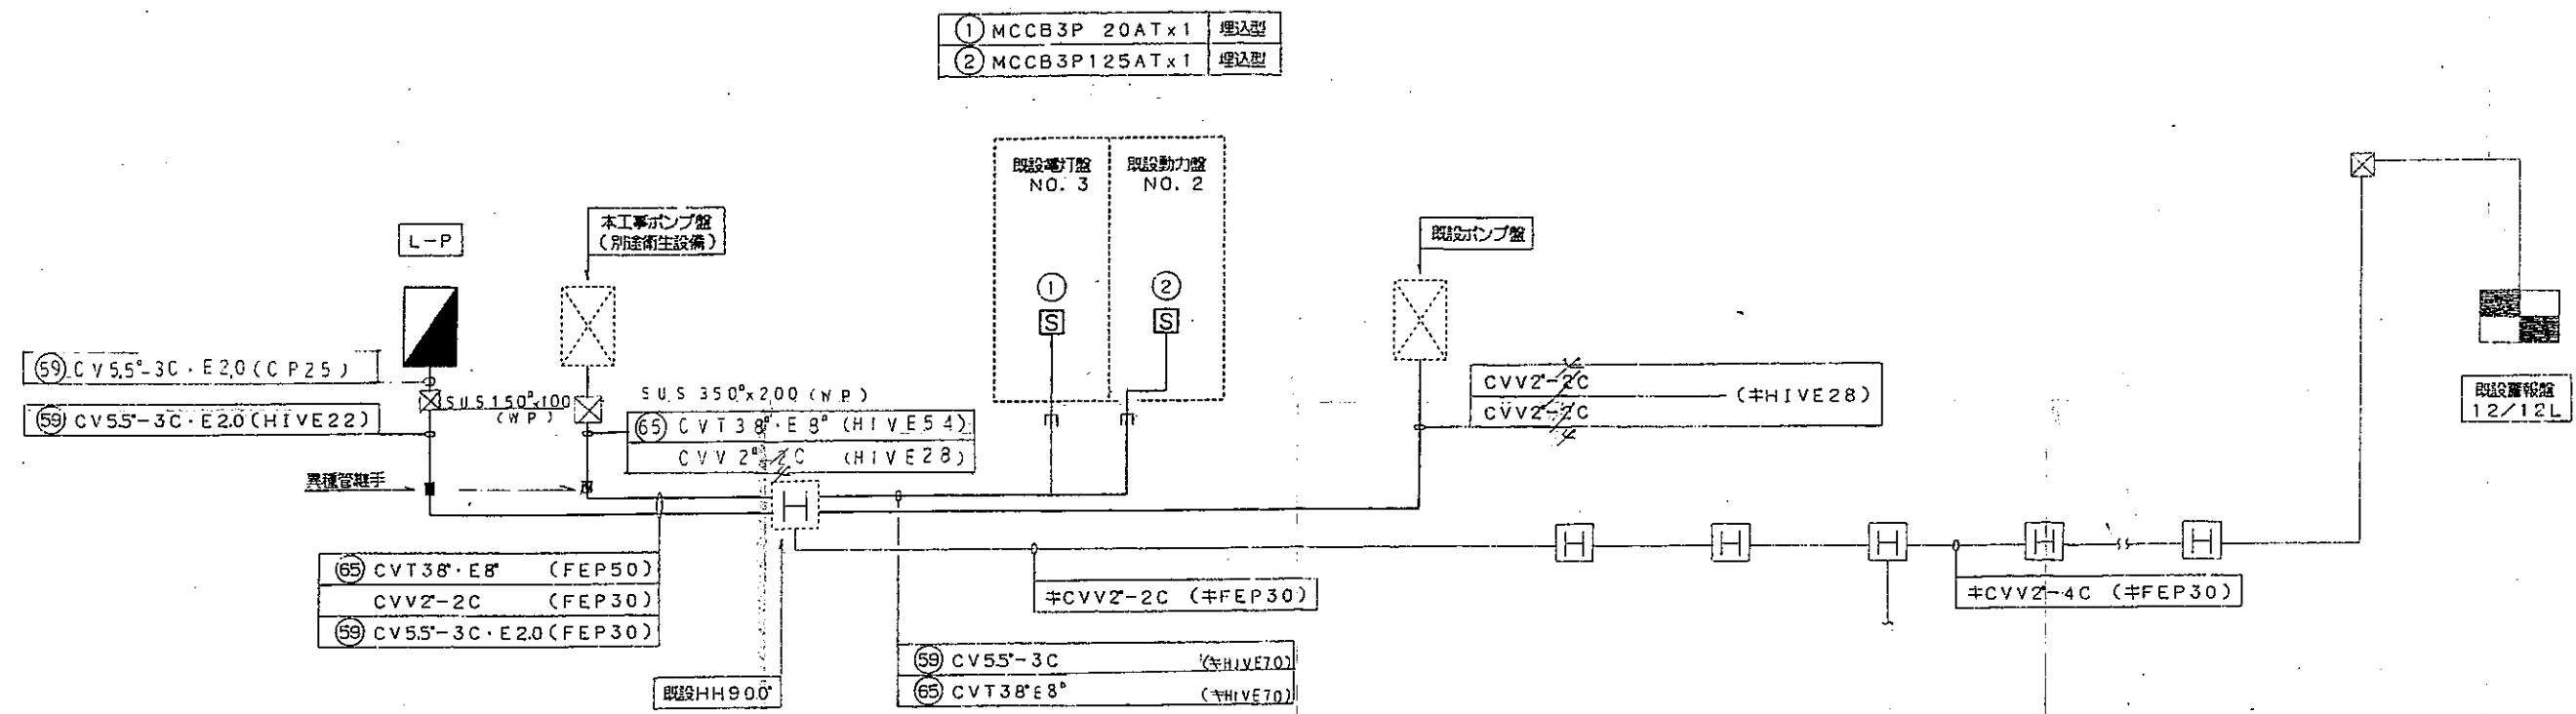

広島県土木建築部都市局営繕課

課長	設備室長	主幹	課長補佐	係長	係員	設計者
						有限会社 西川建築設備設計 〒730-0101 広島市南区 0101-2105423 代表 西川 昭彦

工事名
広島県立広島工業高等学校校舎(58号棟)給水施設改修工事

図面内容・図尺	1/10 1/50
幹線設備系統図 ポンプ室水槽廻り断面図	

設計	平成 11 年	図面番
		E 3